

 





 
 
 
 
 
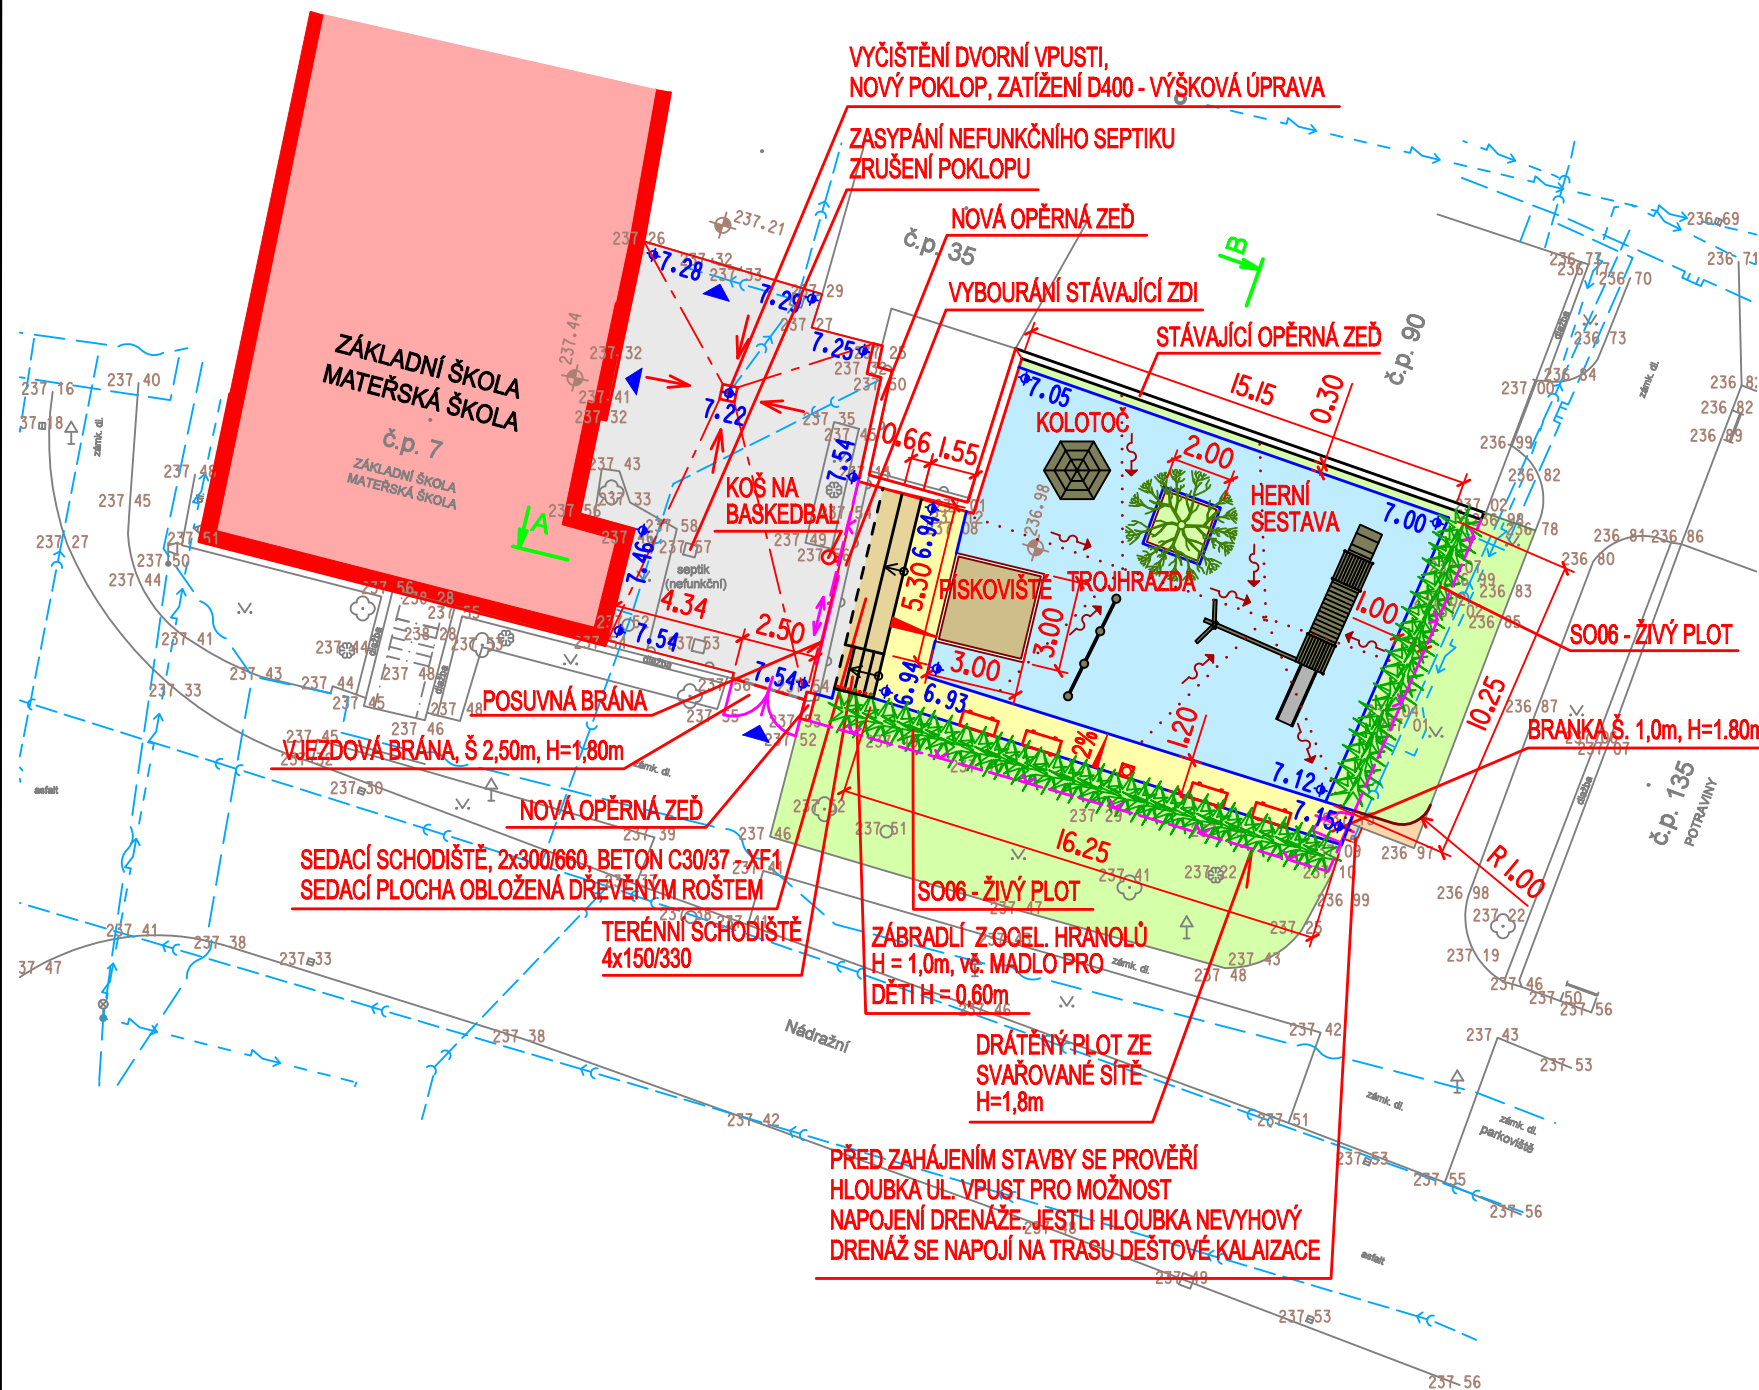
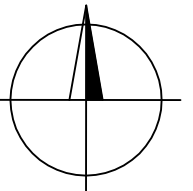



LEGENDA INŽ. SÍTÍ

-  plynovod
-  vedení E-0N
-  vodovod
-  splašková kanalizace
-  dešťová kanalizace
-  telecom

LEGENDA

-  STAVEBNÍ ÚPRAVY ZÁKLADNÍ, MATEŘSKÉ ŠKOLY
-  ZPEVNĚNÁ PLOCHA - NÁDVOŘÍ - BETONOVÁ DLAŽBA TL. 80mm
-  CHODNÍK PRO PĚŠÍ - ŽULOVÁ KOSTKA 100x100mm
-  CHODNÍK PRO PĚŠÍ - BETONOVÁ DLAŽBA TL. 60mm
-  DĚTSKÉ HŘIŠTĚ - TĚŽENÉ KAMENIVO - (KAČÍREK)
-  SEDACÍ, TERÉNNÍ SCHODIŠTĚ - BETON
-  HUMUSOVÁNÍ A ZATRAVNĚNÍ TL. 150mm
-  NÁJEZDOVÝ OBRUBNÍK 15/15 (150/150/1000mm) ZAPUŠTĚNÝ - NÁŠLAP 20mm
-  JEDNOŘÁDEK ZE ŽULOVÉ KOSTKY DO BETONOVÉHO LOŽE
-  ZÁHONOVÝ OBRUBNÍK (50/200/500mm) - NÁŠLAP 30mm
-  DRENÁŽ PVC DN100
-  ODPADKOVÝ KOŠ, PARKOVÁ LAVIČKA
-  VZOROVÉ PŘÍČNÉ ŘEZY



INVESTOR : Obec Blažovice, Nádražní 242, 664 08 Blažovice, IČ: 00281603	
<h2>NÁVRH STAVEBNÍCH ÚPRAV-MODERNIZACE ZÁKLADNÍ ŠKOLY V OBCI BLAŽOVICE</h2>	
STUPEŇ : DOKUMENTACE PRO PROVÁDĚNÍ STAVEB	
GENERÁLNÍ PROJEKTANT :  atelier Slavičková 1a, 638 00 Brno IČO: 282 79 999 DIČ: CZ 282 79 999	
PROFESE : 10 - KOMUNIKACE	STAVEBNÍ OBJEKT : SO 03 - DĚTSKÉ HŘIŠTĚ SO 04 - OPLOCENÍ SO 05 - ZPEVNĚNÉ PLOCHY
VEDOUČÍ PROJEKTANT : Ing.arch. Ivo Švábenský	FIRMA : IS-ARCH s.r.o. Pratecká 129 66408 Blažovice IČ 28279999
ZODPOVĚDNÝ PROJEKTANT : Ing.arch. Ivo Švábenský	
VYPRACOVAL : Zdeněk Vladyka	
KONTROLOVAL : Ing.arch. Ivo Švábenský	
NÁZEV VÝKRESU : SITUACE	DATUM : 01/2014 MĚŘÍTKO : 1:250 PARÉ : ČÍSLO VÝKRESU : 03